


CENTRALNA STERYLIZATORNIA SZPITAL SP ZOZ W SIEDLCACH

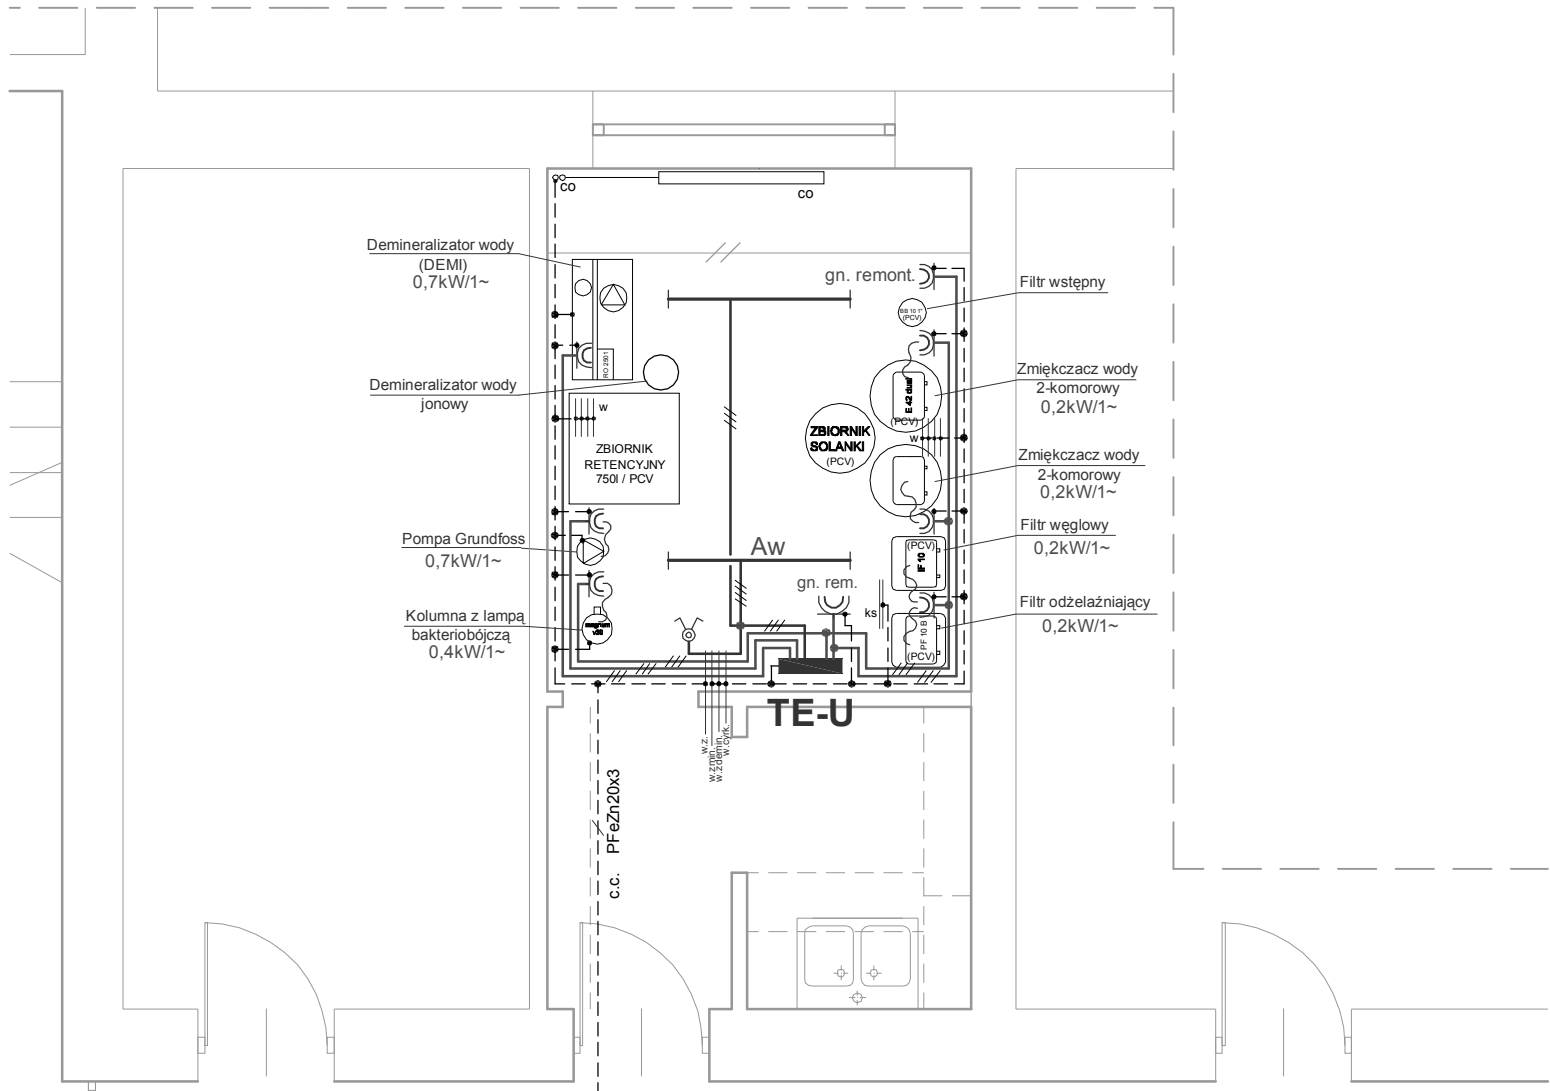

RZUT PARTERU SKALA 1:50
(FRAGMENT)

TN-S

1/3

4,40

PRZEDSIĘBIORSTWO PROJEKTOWO-USŁUGOWE "MIASTOPROJEKT-LUBLIN" Sp.z o.o 20-481 LUBLIN UL. OLSZEWSKIEGO 5			
Obiekt:	Centralna Sterylizatornia Szpital SP ZOZ w Siedlcach	16/10	
Miejscowość:	Siedlce	Nr umowy:	
INSTALACJE ELEKTRYCZNE W STACJI UZDATNIANIA WODY		03.2011 Data	1:50 Skala
Projektował:	inż. Jan Kret	2741/Lb/75	10 Nr rys.
Opracował:	mgr inż. Margarita Przystojcka		
Sprawdził:	mgr inż. Marek Jaworski	1024/Lb/90	